



# แบบแปลน SINGLE LINE DIAGRAM อาคารโรงอาหาร

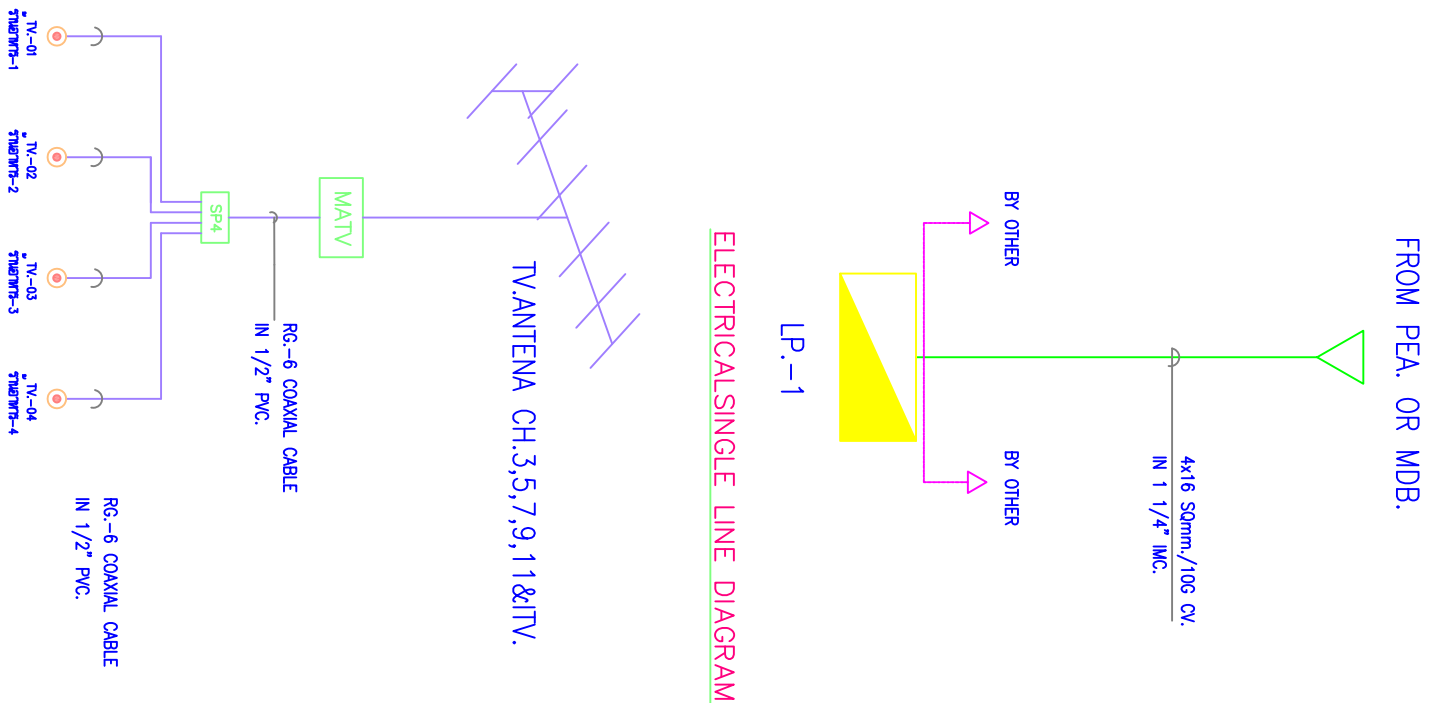

415/240 V. PANEBOARD SCHEDULE

CCT NO.	DESCRIPTION	CIRCUIT BREAKER			CONDUCTORS		CONNECTED LOAD IN VA.		
		NO.	RT.	IC	SIZE	TYPE	PHASE A	PHASE B	PHASE C
1	ตู้ควบคุม ระบบการเดินสาย	1	20		2-4-1-25	PVC. INSULATED 750 V. 70°C.T.H.W	6,700	6,200	6,340
3	ตู้เบรกเกอร์ 1	1	20		2-4-1-25				
5	ตู้เบรกเกอร์ 2	1	20		2-4-1-25				
7	ตู้เบรกเกอร์ 3	1	20		2-4-1-25				
9	ตู้เบรกเกอร์ 4	1	20		2-4-1-25				
11	ตู้เบรกเกอร์	1	20		2-4-1-25	1,500	1,500	1,400	
13	ตู้เบรกเกอร์	1	20		2-4-1-25				
2	ตู้เบรกเกอร์ ระบบการเดินสาย	1	15	IC > 5 KA. AT 240 V. 50 HZ.	2-2-5		2,400	2,400	
4	ตู้เบรกเกอร์ ระบบการเดินสาย	1	15		2-2-5			2,000	
6	ตู้เบรกเกอร์ ระบบการเดินสาย	1	15		2-2-5		900		
8	ตู้เบรกเกอร์ ระบบการเดินสาย	1	15		2-2-5			1,500	
10	ตู้เบรกเกอร์								
CONNECTED TO :		MAIN : CB 3P 400V/100AF IC > 25 KA.		MAIN : CABLE 4x6 Smm/100 CV CONDUIT : 1 1/2" IMC		6,700	6,200	6,340	
						19,240			

PROJECT									
OWNER:		บริษัท สเปซ สเปซ จำกัด 101 หมู่ 10 ตำบล คลองเตย อำเภอ คลองเตย จังหวัด สงขลา 90110							
PROJECT NAME:		โรงอาหาร วิทยาลัยเกษตรกรรม							
PROJECT DIRECTOR:									
ARCHITECTS:									
INTERIOR DESIGNER:									
STRUCTURAL ENGINEERS:									
ELECTRICAL ENGINEERS:									
SANITARY ENGINEERS:									
PROJECT MANAGER:									
PROJECT NO.:									
REVISION		<table border="1"> <tr> <th>REV.</th> <th>DATE</th> <th>REVISION RECORD</th> </tr> <tr> <td> </td> <td> </td> <td> </td> </tr> </table>		REV.	DATE	REVISION RECORD			
REV.	DATE	REVISION RECORD							
BUILDING :		โรงอาหาร							
DRAWING TITLE:		SINGLE LINE DIAGRAM							
CHECKED BY:									
DRAWN BY:									
SCALE:		DATE:							
DRAWING NO. EE-02		TOTAL							
PRELIMINARY DRAWING									